

五层应急照明点位布置图 1:150

说明:

本项目由于原应急照明线路与其它线路混用,根据规范及使用单位要求,将原应急照明线路设置为应急照明专用线路,接至每一层配电箱,并规范要求整改和布置应急照明灯具

序号	图例	名称	单位	备注
1	☞	方向标志灯(右向)	盏	吊装或1米以下挂墙安装
2	☜☞	方向标志灯(双向)	盏	吊装或1米以下挂墙安装
3	☛	方向标志灯(左向)	盏	吊装或1米以下挂墙安装
4	☐	疏散出口标志灯	盏	(门头安装)
5	☑	自带电源疏散照明灯	盏	(壁挂式距地2.3米)

**QCSJ**  
齐创设计有限公司

QI CHUANG DESIGN COMPANY LIMITED  
■建筑工程设计:乙级 ■市政工程设计:乙级  
■岩土工程:乙级 ■消防设施设计:乙级  
■公用工程设计:丙级 ■水利工程设计:丙级  
资质证书编号: A251023937/051005500

建设单位/CLIENT:

凉山州职业技术学校

项目名称/PROJECT:

凉山州职业技术学校  
应急照明灯具、线路改造工程

图名/TITLE:

五层应急照明点位布置图

项目负责人	王丹丹	王丹丹
专业负责人	刘书泉	刘书泉
审定	王兵	王兵
审核	王兵	王兵
校对	王雪松	王雪松
设计	刘书泉	刘书泉

业务号/JOB NO. 2026XF-03

设计阶段/STATUS: 施工图

专业/DISCIPLINE: 电气


比例/SCALE:

出图日期/DATE: 2026.03

图号/DRAWING NO. DS-05

出图人:

注:  
本图是根据本局于2024年11月24日  
本局工程管理部出具的《施工图审查意见》  
本图经本局审核后生效。

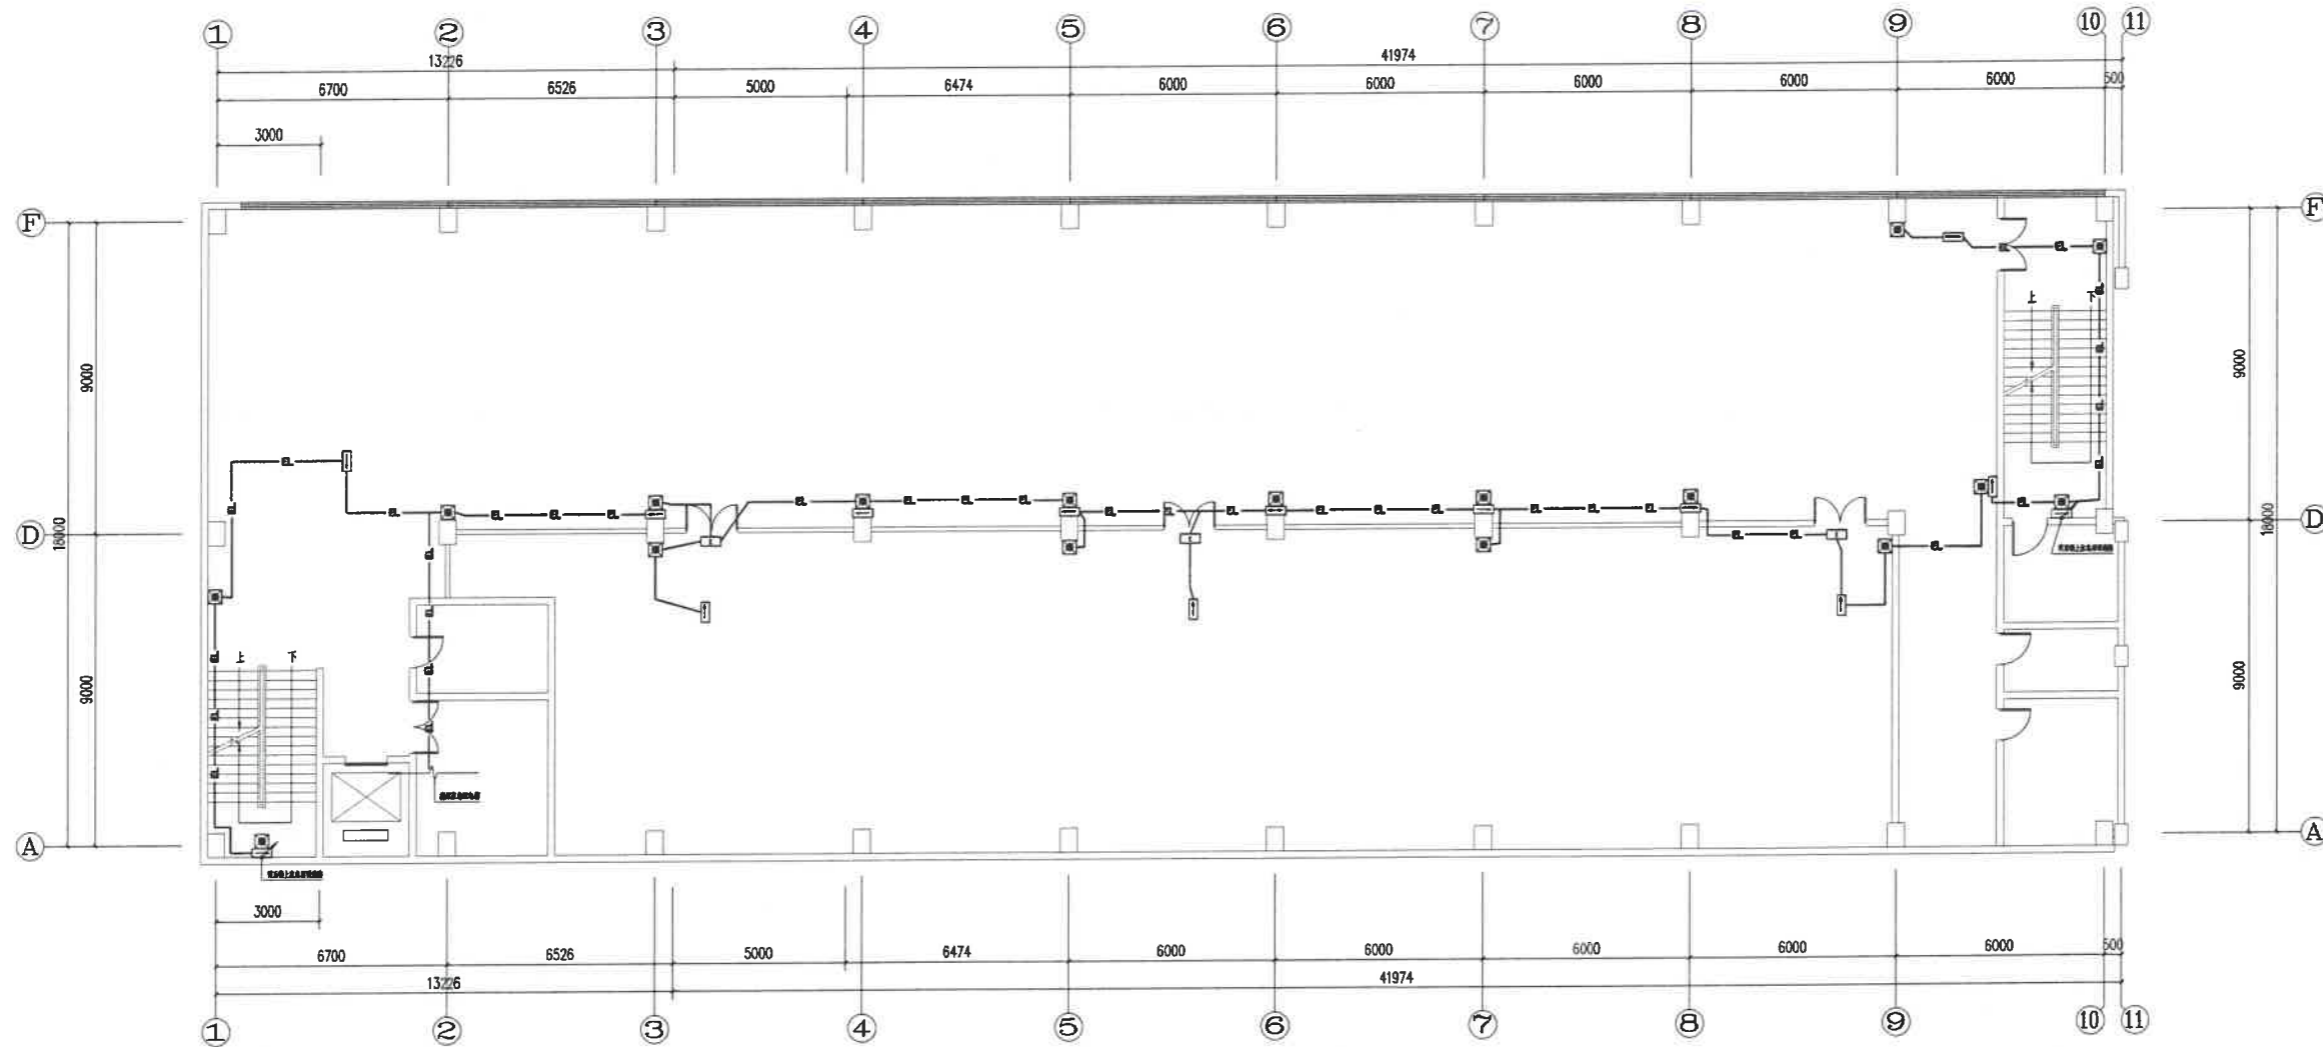

四层应急照明点位布置图 1:150

说明:

本项目由于原应急照明线路与其它线路混用,根据规范及使用单位要求,将原应急照明线路设置为应急照明专用线路,接至每一层配电箱,并规范要求整改和布置应急照明灯具

序号	图例	名称	单位	备注
1		方向标志灯(右向)	盏	吊装或1米以下挂墙安装
2		方向标志灯(双向)	盏	吊装或1米以下挂墙安装
3		方向标志灯(左向)	盏	吊装或1米以下挂墙安装
4		疏散出口标志灯	盏	(门头安装)
5		自带电源疏散照明灯	盏	(壁挂式距地2.3米)

QCSJ  
齐创设计有限公司

QI CHUANG DESIGN COMPANY LIMITED  
■建筑设计:乙级 ■市政工程设计:乙级  
■工程勘察:乙级 ■农业综合开发设计:乙级  
■公路工程设计:丙级 ■水利工程设计:丙级  
资质证书编号: A251023937/251005500

建设单位/CLIENT:

绵阳市工业职业技术学校

项目名称/PROJECT:

宿舍楼应急照明  
应急照明灯具,线路改造工程

图纸名称/TITLE:

四层应急照明点位布置图

项目负责人	王丹丹	王丹丹
专业负责人	刘书泉	刘书泉
审定	王兵	王兵
审核	王兵	王兵
校对	王雪松	王雪松
设计	刘书泉	刘书泉

业务号/JOB NO. 2026XF-03

设计阶段/STATUS: 施工图

专业/DISCIPLINE: 电气


比例/SCALE:

出图日期/DATE: 2026.03

图号/DRAWING NO. DS-01

出图章:

注意:  
本图仅供设计使用,不作为施工依据。  
本图工程实施时,请参照现场实际情况。  
本图版权归齐创设计有限公司所有。

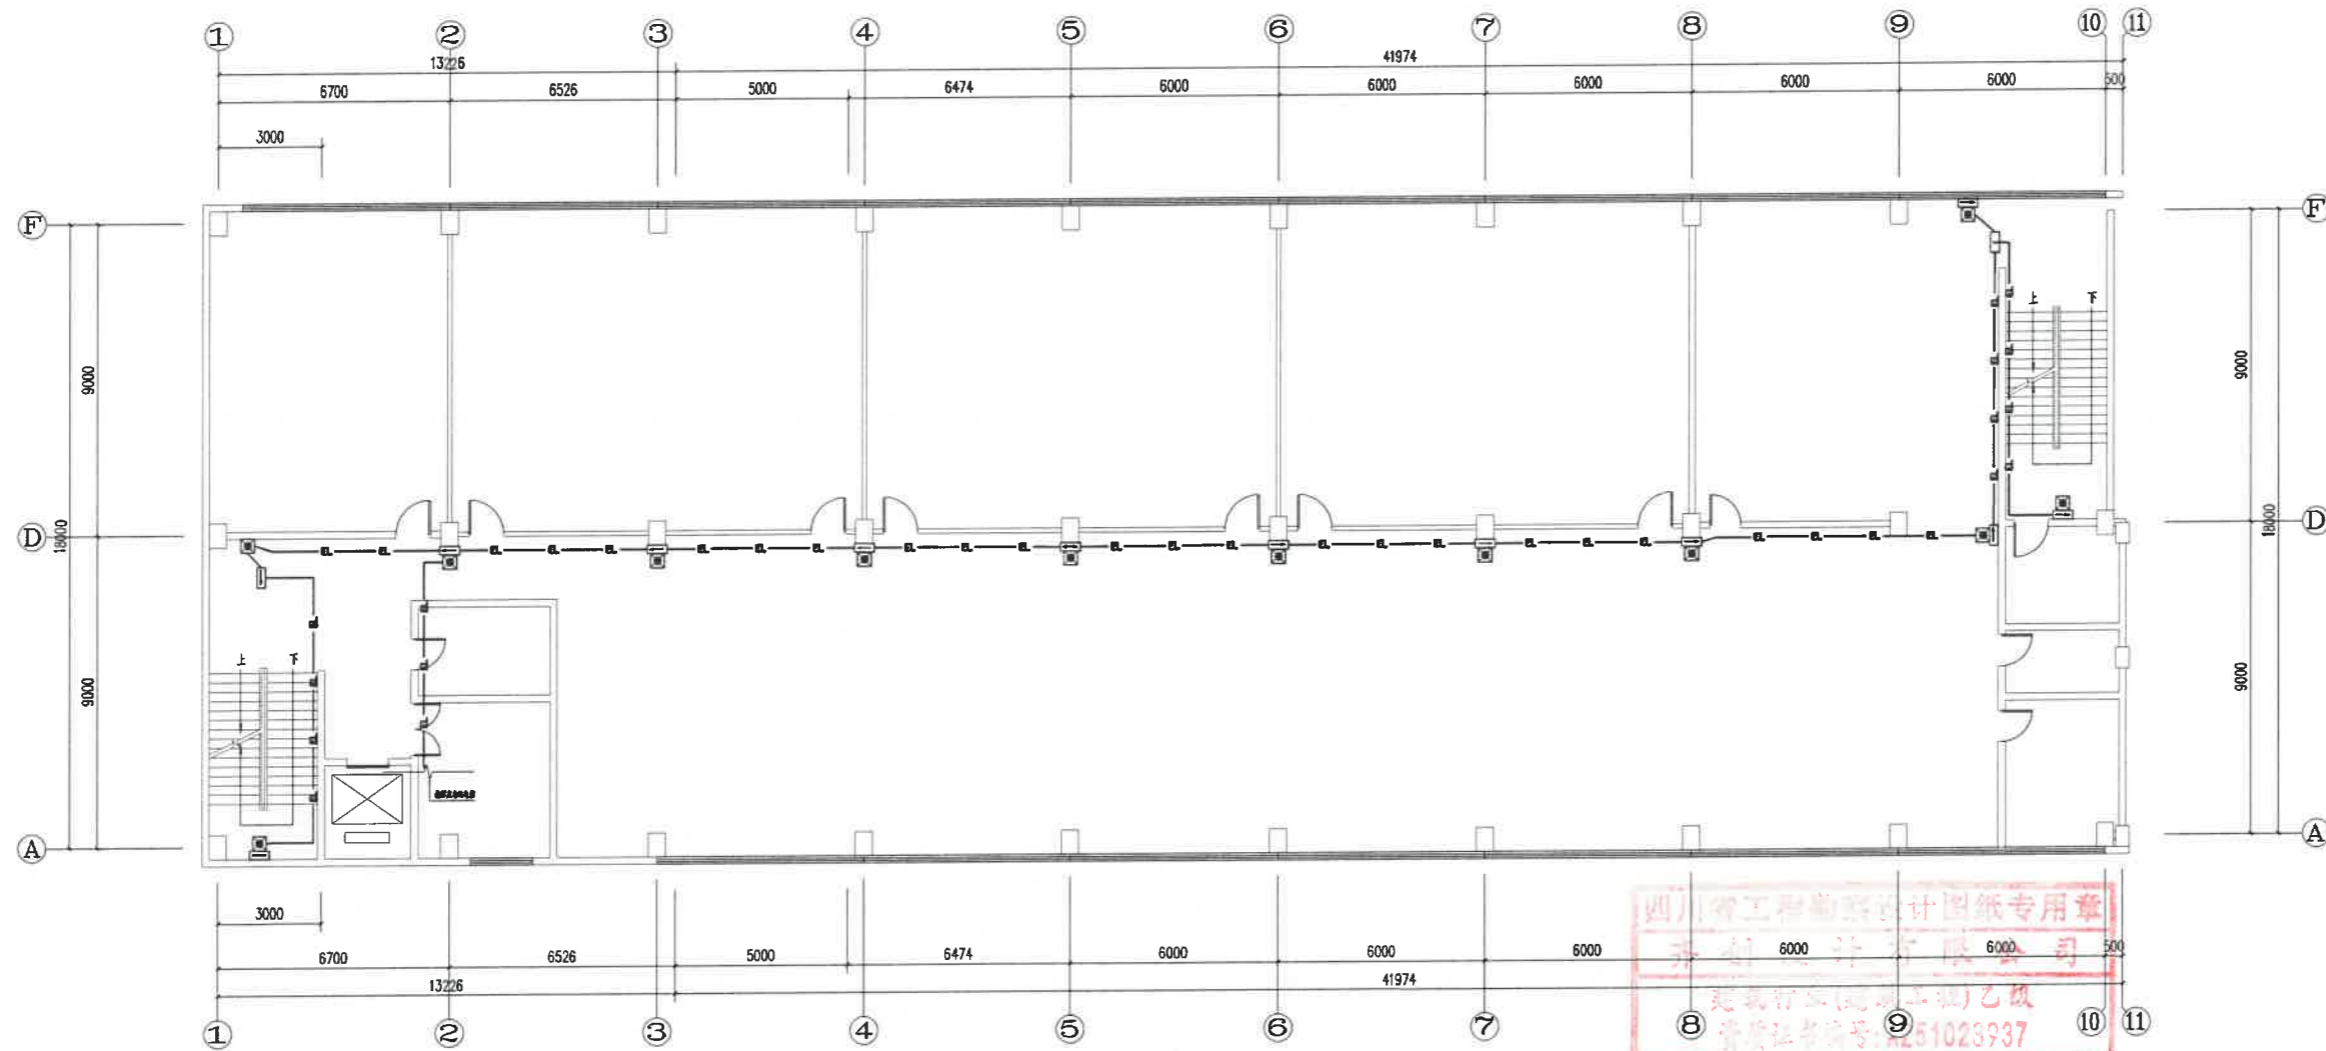

三层应急照明点位布置图 1:150

说明:

本项目由于原应急照明线路与其它线路混用,根据规范及使用单位要求,将原应急照明线路设置为应急照明专用线路,接至每一层配电箱,并规范要求整改和布置应急照明灯具

序号	图例	名称	单位	备注
1	☞	方向标志灯(右向)	盏	吊装或1米以下挂墙安装
2	☜☞	方向标志灯(双向)	盏	吊装或1米以下挂墙安装
3	☛	方向标志灯(左向)	盏	吊装或1米以下挂墙安装
4	☐	疏散出口标志灯	盏	(门头安装)
5	☑	自带电源疏散照明灯	盏	(壁挂式距地2.3米)

**QCSJ**  
齐创设计有限公司

QI CHUANG DESIGN COMPANY LIMITED  
 ■ 建筑工程设计: 乙级 ■ 市政工程设计: 乙级  
 ■ 岩土工程: 乙级 ■ 消防设施设计: 乙级  
 ■ 公路工程设计: 丙级 ■ 水利工程设计: 丙级  
 资质证书编号: A251023937/0251023937

建设单位/CLIENT:

潍坊市理工职业技术学院

项目名称/PROJECT:

齐创校区实训楼  
原应急照明灯具、线路整改工程

图纸名称/TITLE:

三层应急照明点位布置图

项目负责人	王丹丹	王升
专业负责人	刘书泉	刘书泉
审定	王兵	王兵
审核	王兵	王兵
校对	王雪松	王雪松
设计	刘书泉	刘书泉

业务号/JOB NO. 2026XF-03

设计阶段/STATUS: 施工图

专业/DISCIPLINE: 电气


比例/SCALE:

出图日期/DATE: 2026.03

图号/DRAWING NO. DS-03

出图章:

注意:  
本图须经监理单位签字盖章后方可用于指导施工。  
本图须经监理单位签字盖章后方可用于指导施工。  
本图须经监理单位签字盖章后方可用于指导施工。

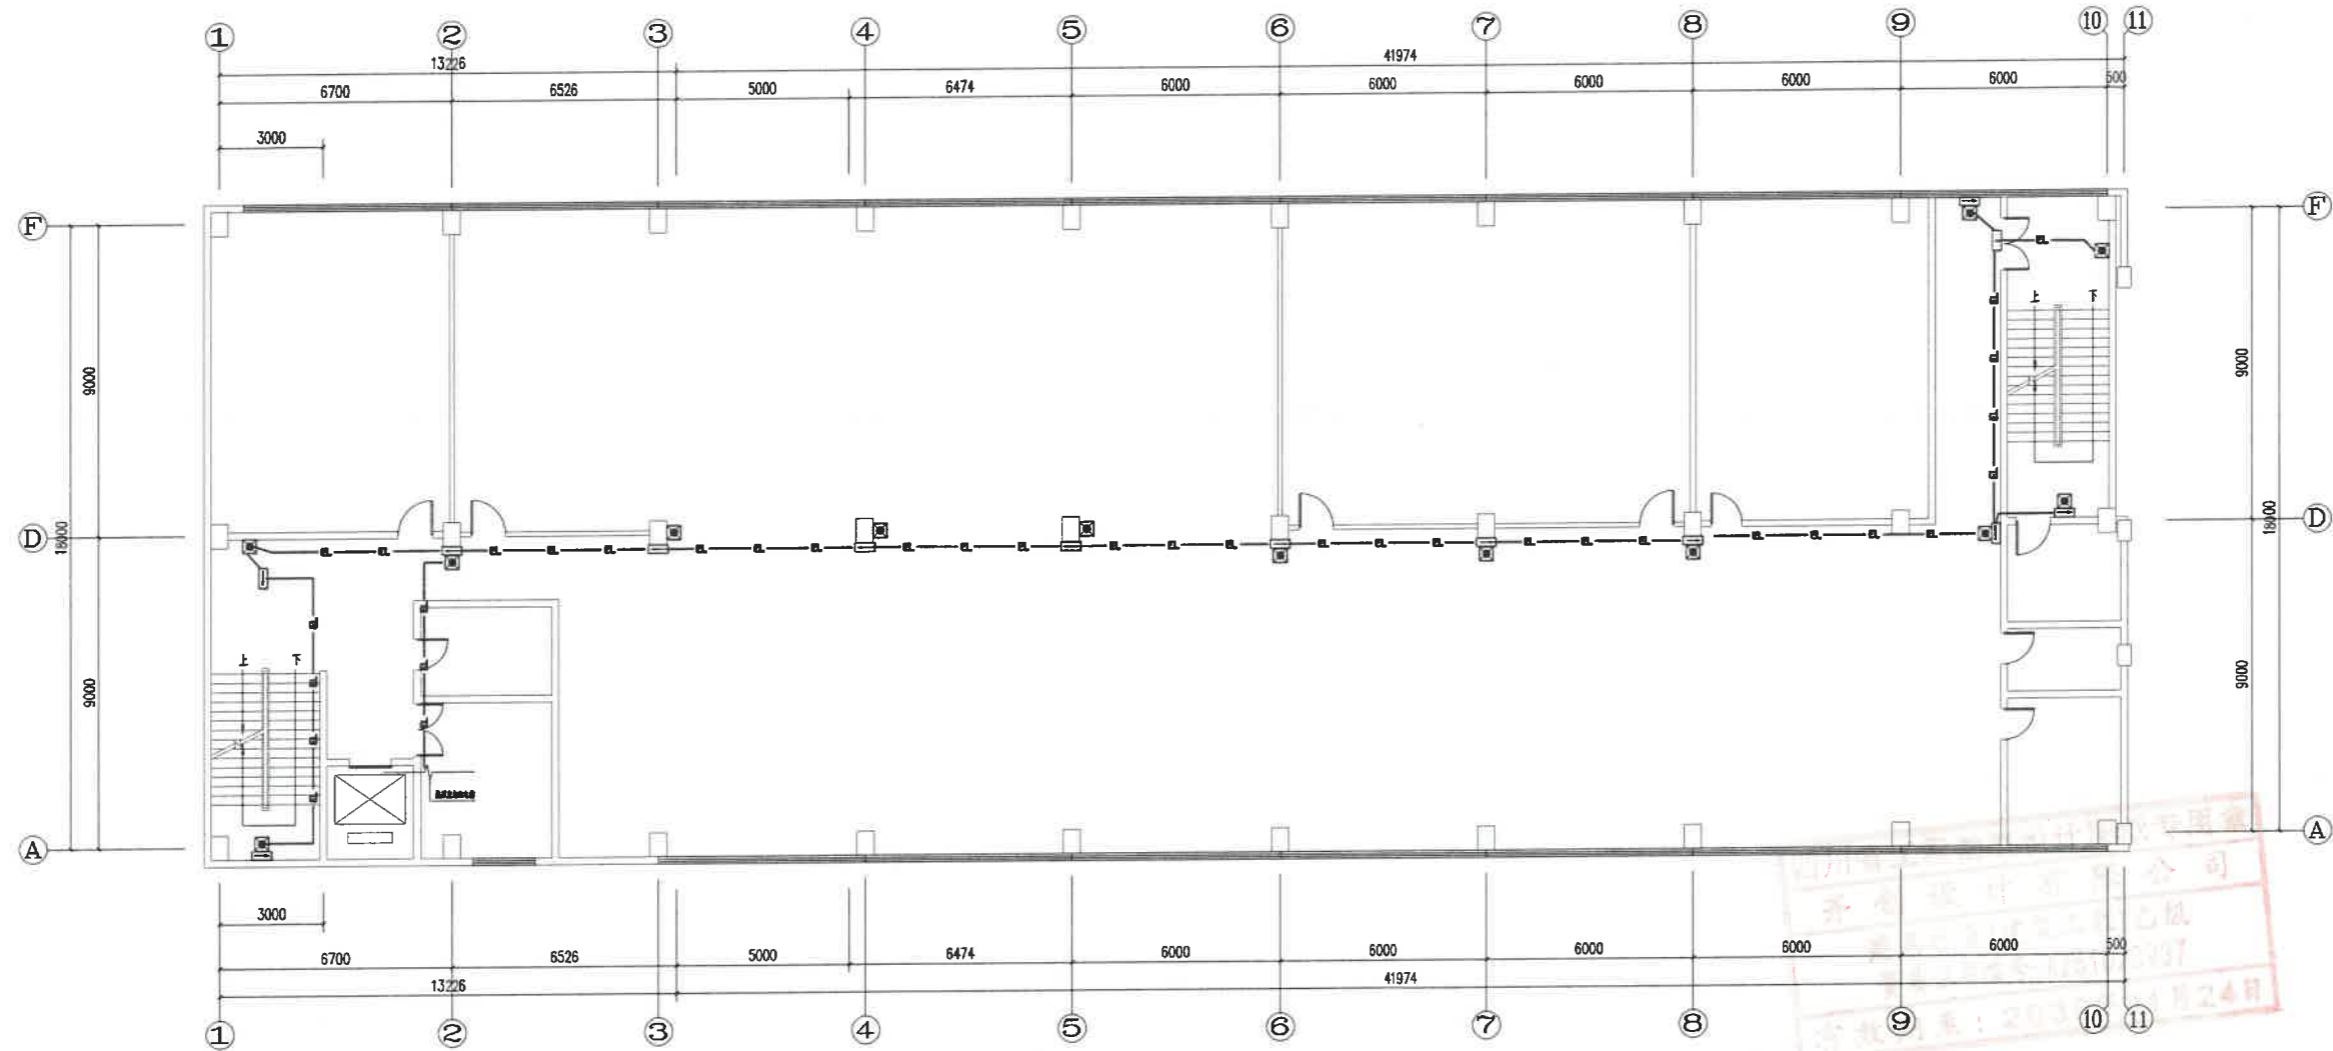

二层应急照明点位布置图 1:150

说明:

本项目由于原应急照明线路与其它线路混用,根据规范及使用单位要求,将原应急照明线路设置为应急照明专用线路,接至每一层配电箱,并规范要求整改和布置应急照明灯具

序号	图例	名称	单位	备注
1	☐	方向标志灯(右向)	盏	吊装或1米以下挂墙安装
2	☐	方向标志灯(双向)	盏	吊装或1米以下挂墙安装
3	☐	方向标志灯(左向)	盏	吊装或1米以下挂墙安装
4	☐	疏散出口标志灯	盏	(门头安装)
5	☐	自带电源疏散照明灯	盏	(壁挂式距地2.3米)

**QCSJ**  
齐创设计有限公司

QI CHUANG DESIGN COMPANY LIMITED  
■ 建筑工程设计: 乙级 ■ 市政工程设计: 乙级  
■ 人防勘察: 乙级 ■ 农业园林景观设计: 乙级  
■ 公路工程设计: 丙级 ■ 水利工程设计: 丙级  
资质证书编号: A211020307020506060

建设单位/CLIENT:

东营市理工职业技术学院

项目名称/PROJECT:

宿舍楼改造提升工程

图纸名称/TITLE:

二层应急照明点位布置图

项目负责人	王丹丹	王丹丹
专业负责人	刘书泉	刘书泉
审定	王兵	王兵
审核	王兵	王兵
校对	王雪松	王雪松
设计	刘书泉	刘书泉

业务号/JOB NO. 2024XP-03

设计阶段/STATUS: 施工图

专业/DISCIPLINE: 电气


比例/SCALE:

出图日期/DATE: 2024.03

图号/DRAWING NO. DS-02

出图章:

注:  
本图须经审核并加盖本局公章后方可使用;  
本局工程图章须经审核后方可使用;  
本图版权归齐创设计有限公司所有。

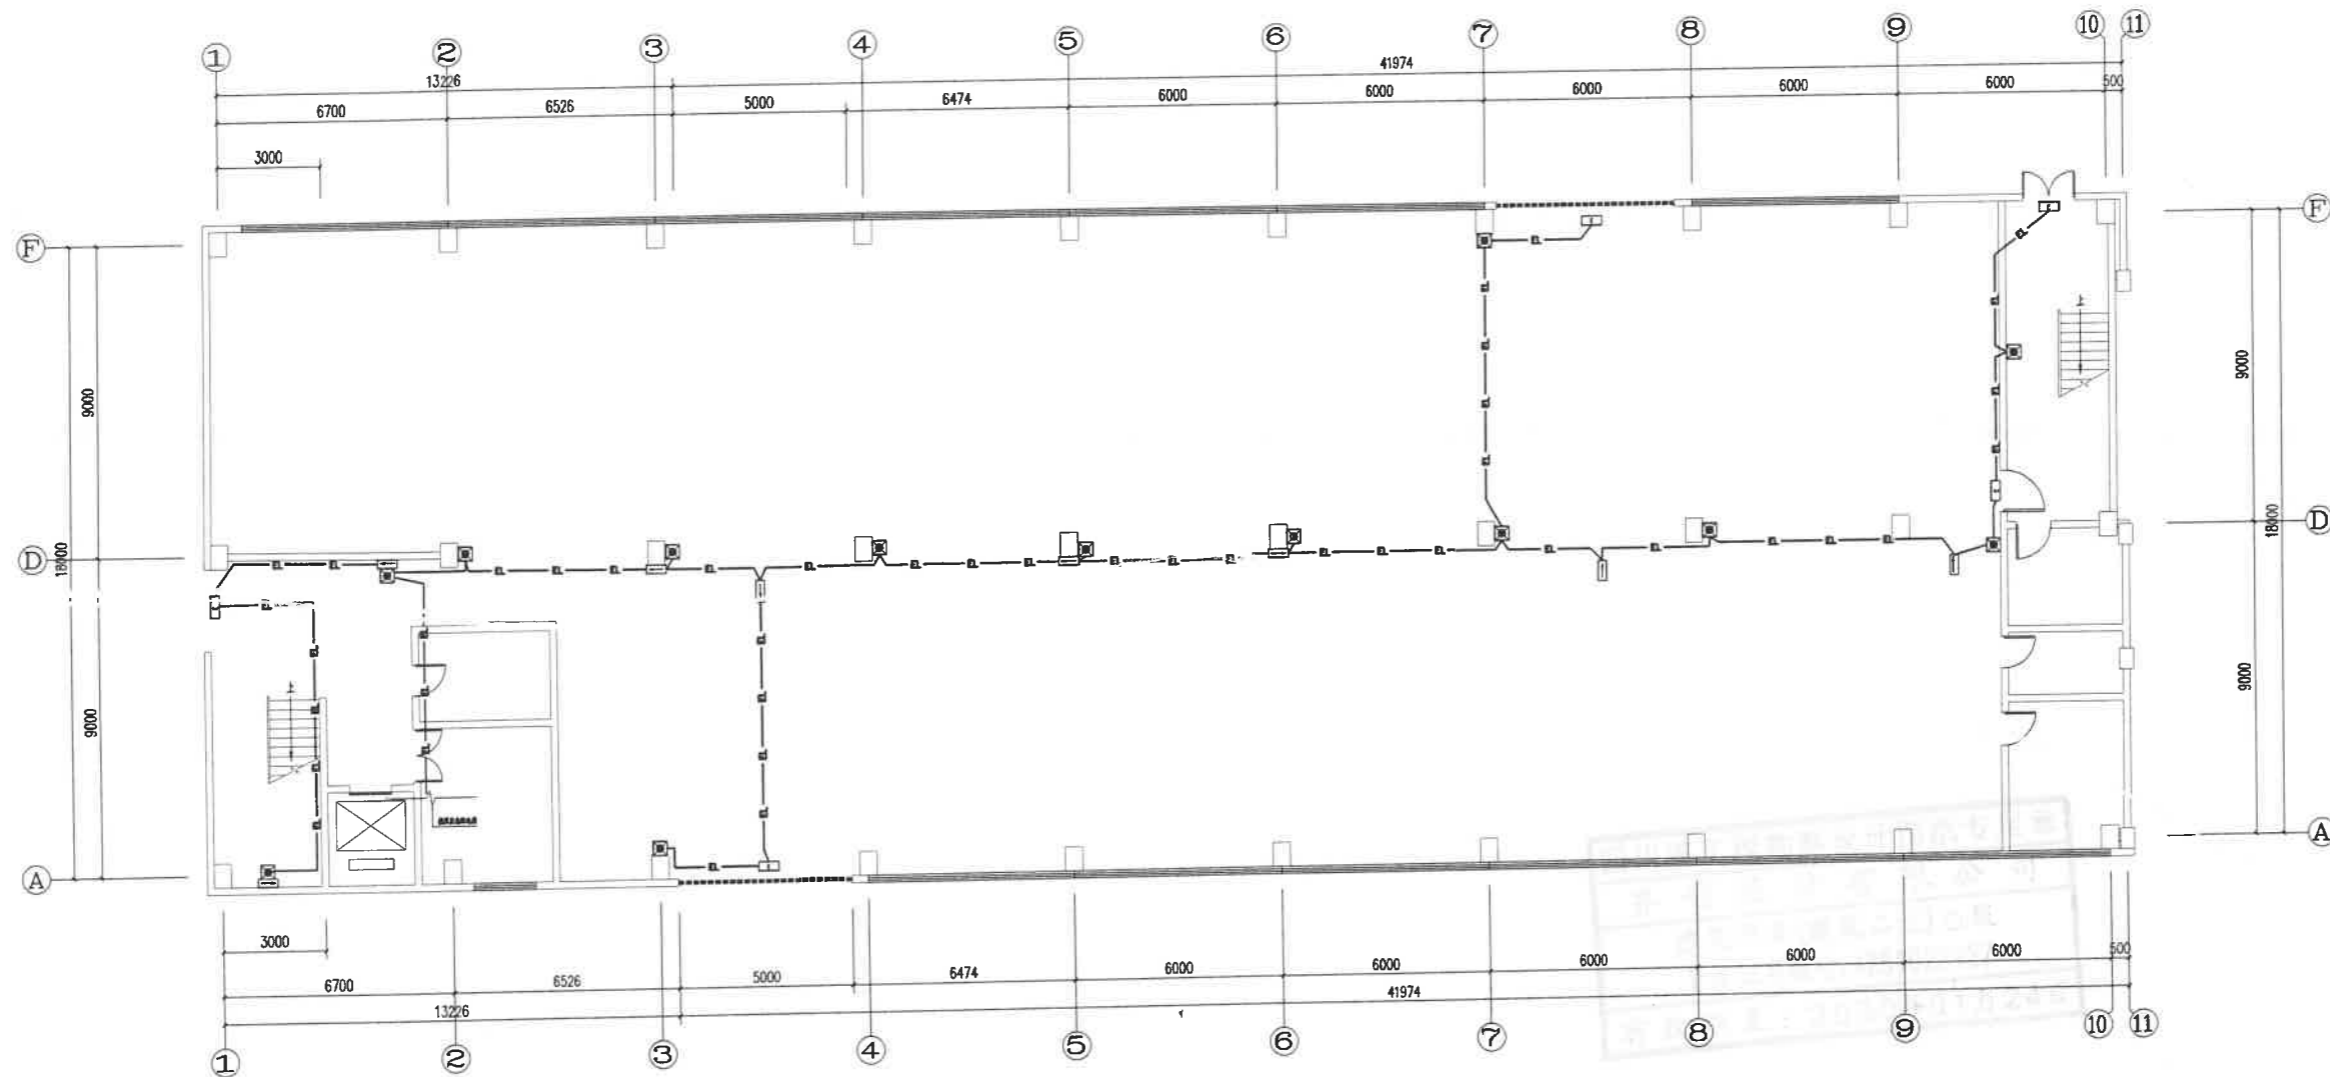

一层应急照明点位布置图 1:150

说明:

本项目由于原应急照明线路与其它线路混用,根据规范及使用单位要求,将原应急照明线路设置为应急照明专用线路,接至每一层配电箱,并规范要求整改和布置应急照明灯具

序号	图例	名称	单位	备注
1	☐	方向标志灯(右向)	盏	吊装或1米以下挂端安装
2	☐	方向标志灯(双向)	盏	吊装或1米以下挂端安装
3	☐	方向标志灯(左向)	盏	吊装或1米以下挂端安装
4	☐	疏散出口标志灯	盏	(门头安装)
5	☐	自带电源疏散照明灯	盏	(壁挂式距地2.3米)

**QCSJ**  
齐创设计有限公司

QI CHUANG DESIGN COMPANY LIMITED  
 ■ 建筑工程设计: 乙级 ■ 市政工程设计: 乙级  
 ■ 人防设计: 乙级 ■ 室内装饰设计: 乙级  
 ■ 公用工程设计: 丙级 ■ 水利工程设计: 丙级  
 资质证书编号: A251022617/251005580

建设单位/CLIENT:  
济南市理工职业技术学校

项目名称/PROJECT:  
齐创校区实训楼

原应急照明灯具、线路整改工程

图纸名称/TITLE:  
一层应急照明点位布置图

项目负责人 王丹丹 王丹丹

专业负责人 刘书泉 刘书泉

审定 王兵 王兵

审核 王兵 王兵

校对 王雪松 王雪松

设计 刘书泉 刘书泉

业务号/JOB NO. 2026XF-03

设计阶段/STATUS: 施工图

专业/DISCIPLINE: 电气


比例/SCALE:

出图日期/DATE: 2026.03

图号/DRAWING NO. DS-01

出图章:

注意:  
本图仅供设计使用,不作为工程验收的依据。  
本图工程实施时,请严格按照设计施工。  
本图仅供设计使用,不作为工程验收的依据。

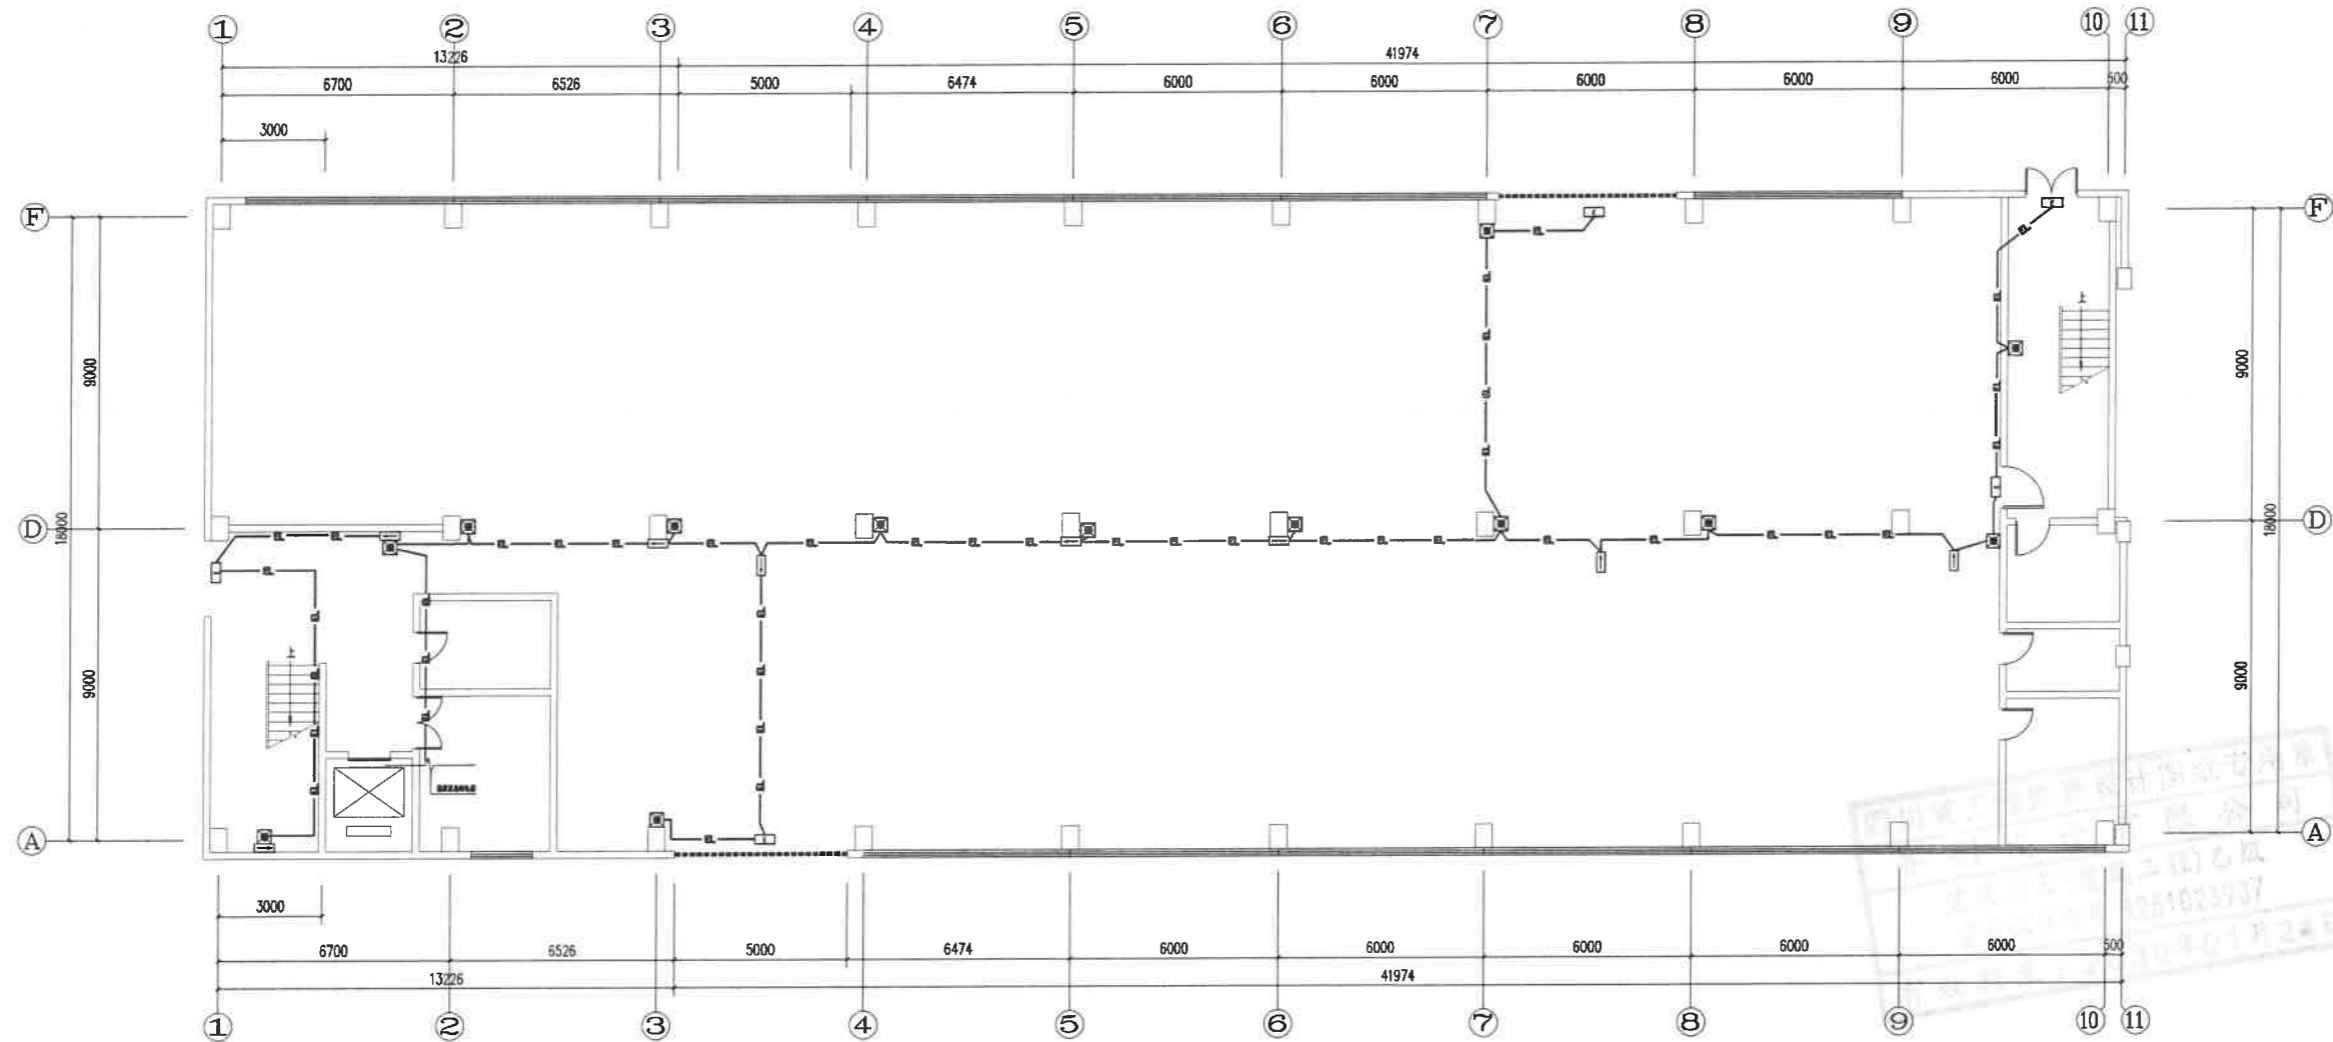

一层应急照明点位布置图 1:150

说明:

本项目由于原应急照明线路与其它线路混用,根据规范及使用单位要求,将原应急照明线路设置为应急照明专用线路,接至每一层配电箱,并规范要求整改和布置应急照明灯具

图例				
序号	图例	名称	单位	备注
1	☞	方向标志灯(右向)	盏	吊装或1米以下挂墙安装
2	☞☜	方向标志灯(双向)	盏	吊装或1米以下挂墙安装
3	☛	方向标志灯(左向)	盏	吊装或1米以下挂墙安装
4	☐	疏散出口标志灯	盏	(门头安装)
5	☐	自带电源疏散照明灯	盏	(壁挂式距地2.3米)

**QCSJ**  
齐创设计有限公司

QI CHUANG DESIGN COMPANY LIMITED  
 建筑装饰工程设计、乙级 ■ 市政工程设计、乙级  
 ■ 工业防腐、乙级 ■ 消防设施设计、乙级  
 ■ 公路工程设计、甲级 ■ 水利工程设计、甲级  
 资质证书编号: A51023937/325100590

建设单位/CLIENT:

东营市巴工业技术学校

项目名称/PROJECT:

齐创校区实训楼  
 应急照明灯具,线路整改工程

图纸名称/TITLE:

一层应急照明点位布置图

项目负责人	王丹丹	王丹丹
专业负责人	刘书泉	刘书泉
审定	王兵	王兵
审核	王兵	王兵
校对	王雪松	王雪松
设计	刘书泉	刘书泉

业务号/JOB NO. 2026XF-03

设计阶段/STATUS: 施工图

专业/DISCIPLINE: 电气

比例/SCALE:

出图日期/DATE: 2026.03

图号/DRAWING NO. DS-01

出图章:

注意:  
 本图仅供设计参考,不作为工程实施依据。  
 本图工程实施时,请严格按照设计图施工。  
 本图版权归齐创设计有限公司所有。